


CARIMBOS E APROVAÇÕES:

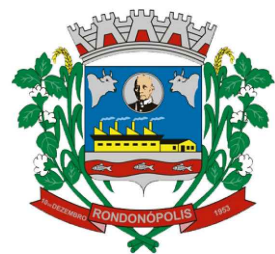

ESTADO DE MATO GROSSO
PREFEITURA MUNICIPAL DE RONDONÓPOLIS
SECRETARIA MUNICIPAL DE
INFRAESTRUTURA
(SINFRA)

IMPLANTAÇÃO DE PAVIMENTO EM CBUQ

| | |
|--|------------------------------------|
| OBRA: | |
| RESIDENCIAL SAGRADA FAMÍLIA | |
| ENDEREÇO: | |
| DIVERSAS RUAS - DISTRITO AUGUSTO BORTOLI RAZIA | |
| RESPONSÁVEL TÉCNICO PELO PROJETO: | RESPONSÁVEL TÉCNICO PELA EXECUÇÃO: |
| VITOR RODRIGUES LOGRADO:02 724475100 Assinado de forma digital por VITOR RODRIGUES LOGRADO:02724475100 Dados: 2023.08.03 09:45:40 -04'00' | |
| NÚMERO DA ART/RRT: | NÚMERO DA ART/RRT: |
| | |








CONTEÚDO

PLANTA BAIXA DE CALÇADAS
DETALHAMENTO DAS RAMPAS DE ACESSIBILIDADE
DETALHAMENTO DAS CALÇADAS EM CORTE

| | | |
|-------------------------|----------|------------|
| DESENHO: | REVISÃO: | PRANCHA Nº |
| VITOR RODRIGUES LOGRADO | --- | |
| DATA: | ESCALA: | |
| DEZEMBRO/2022 | INDICADA | PASSEIO-01 |
| COORDENADAS: | --- | |

Avenida Duque de Caxias, 1000, Vila Aurora, CEP 78740-022 - Rondonópolis/MT - (66) 3411- 5756 / E-mail: engenharia.sinfra@gmail.com

PROJETO

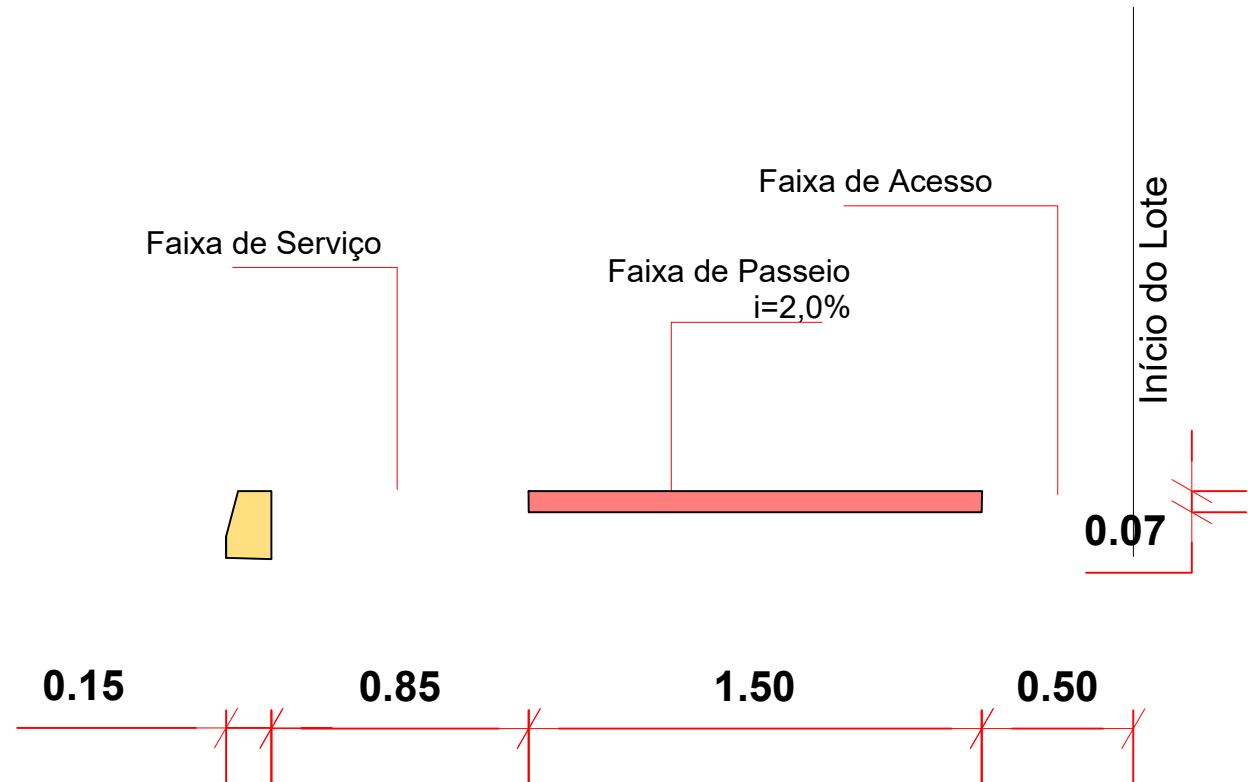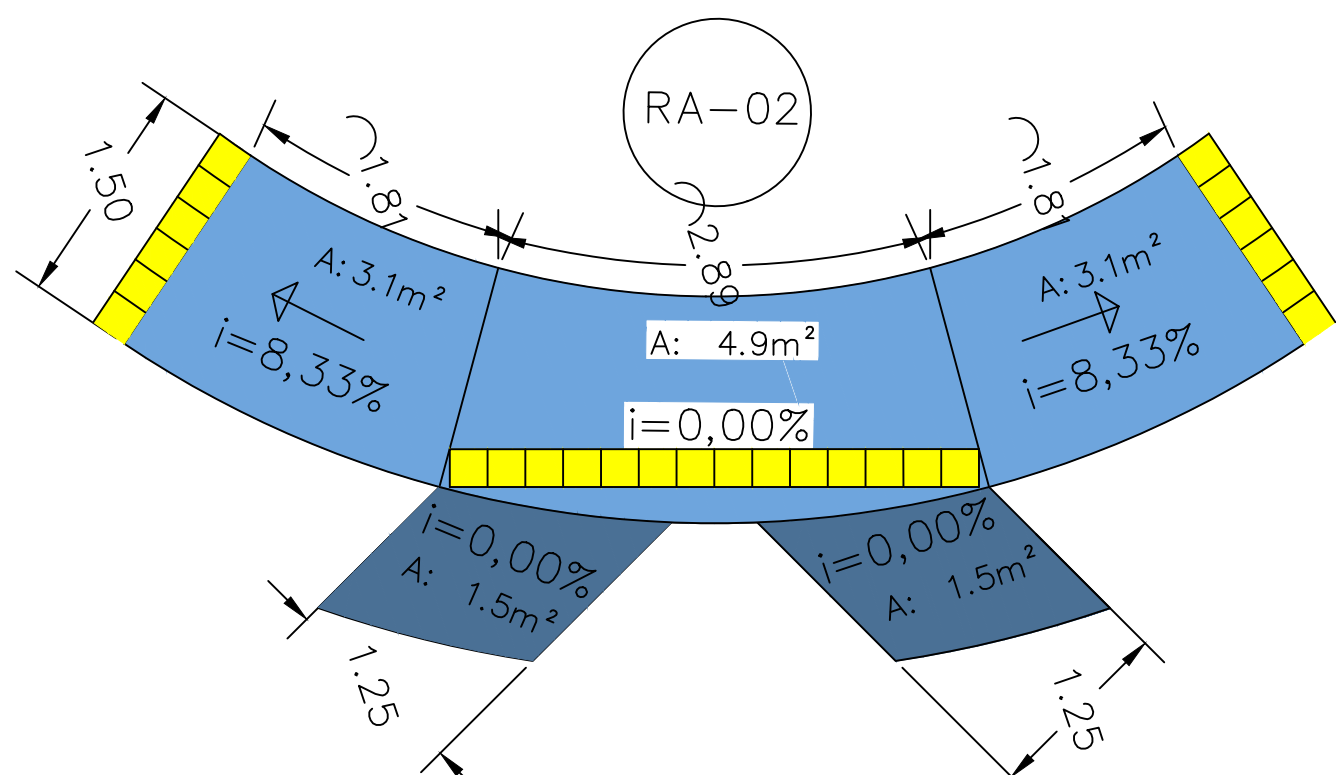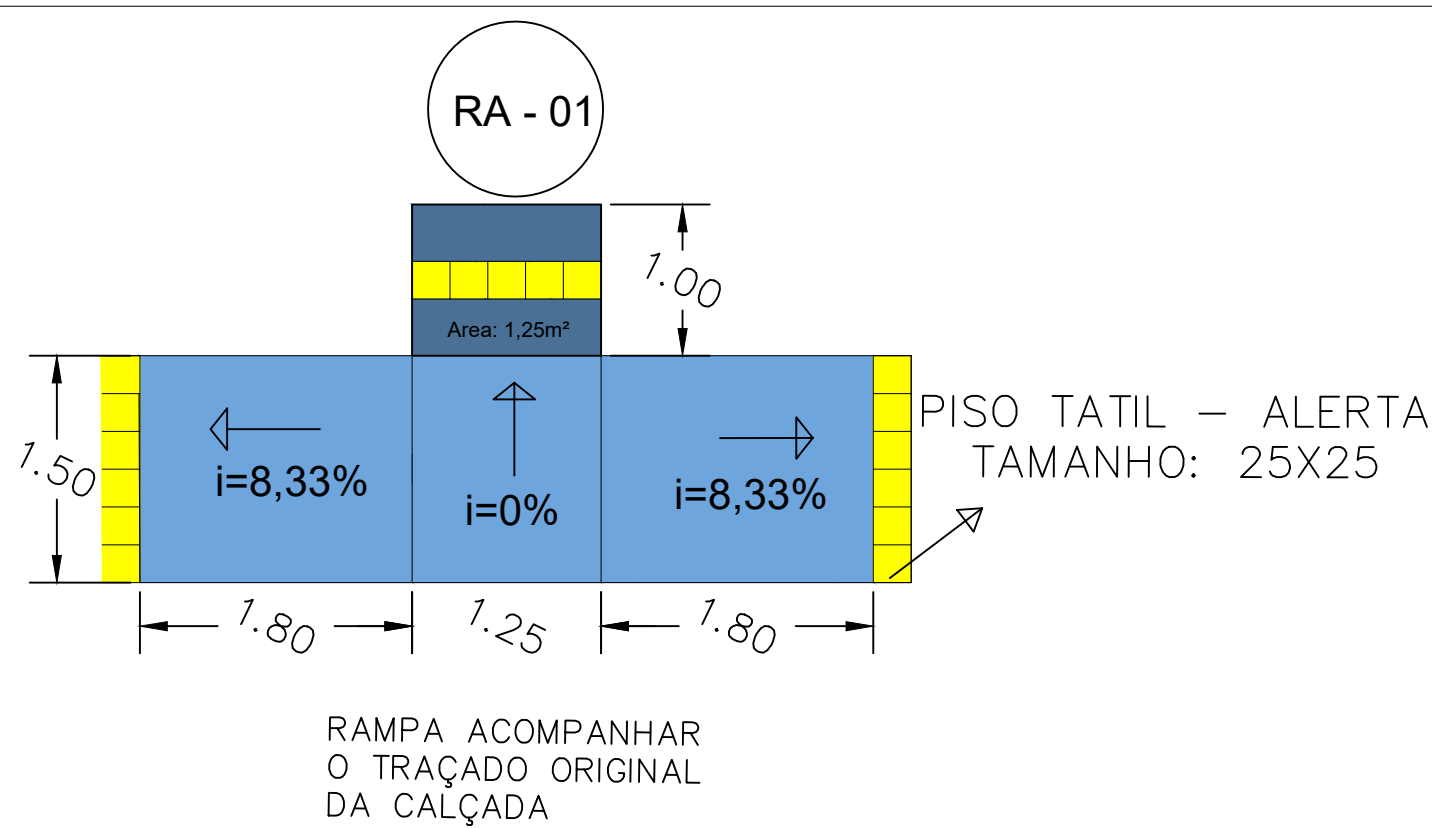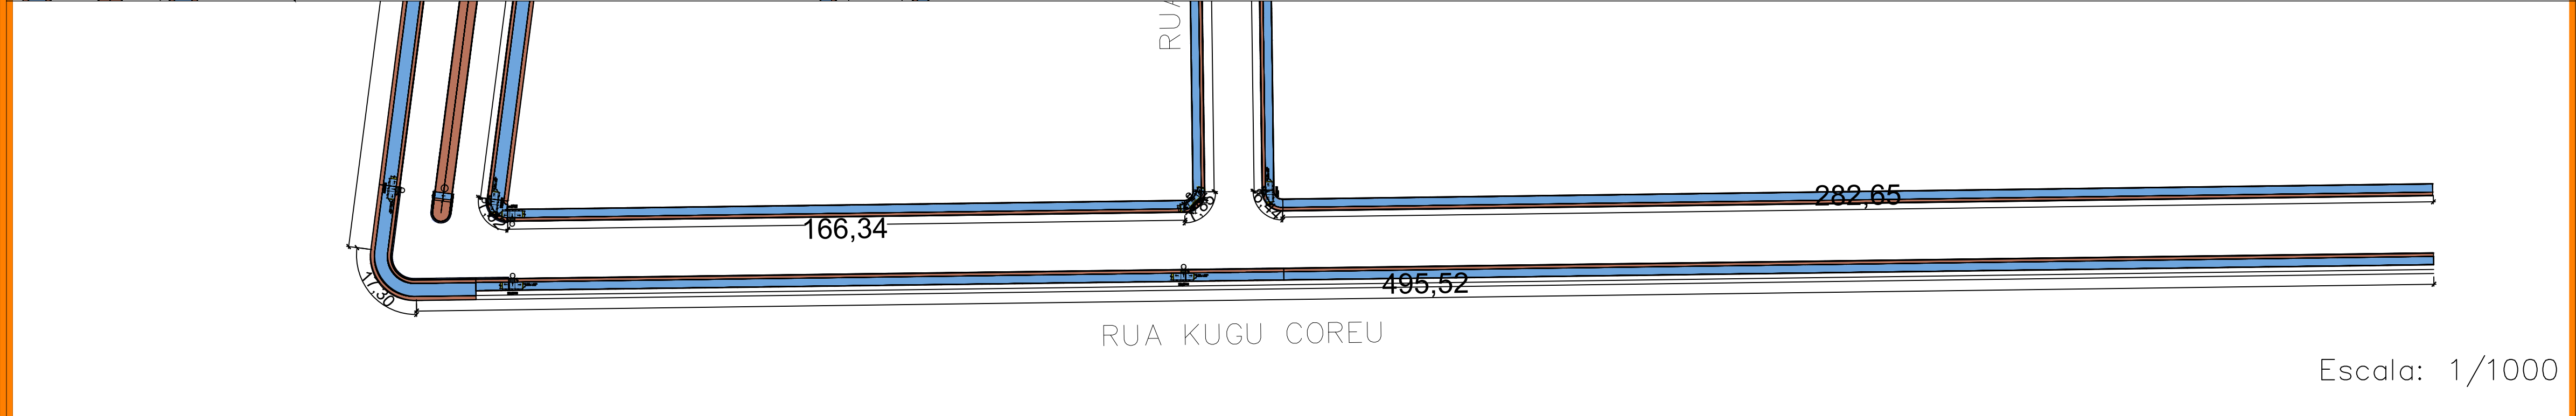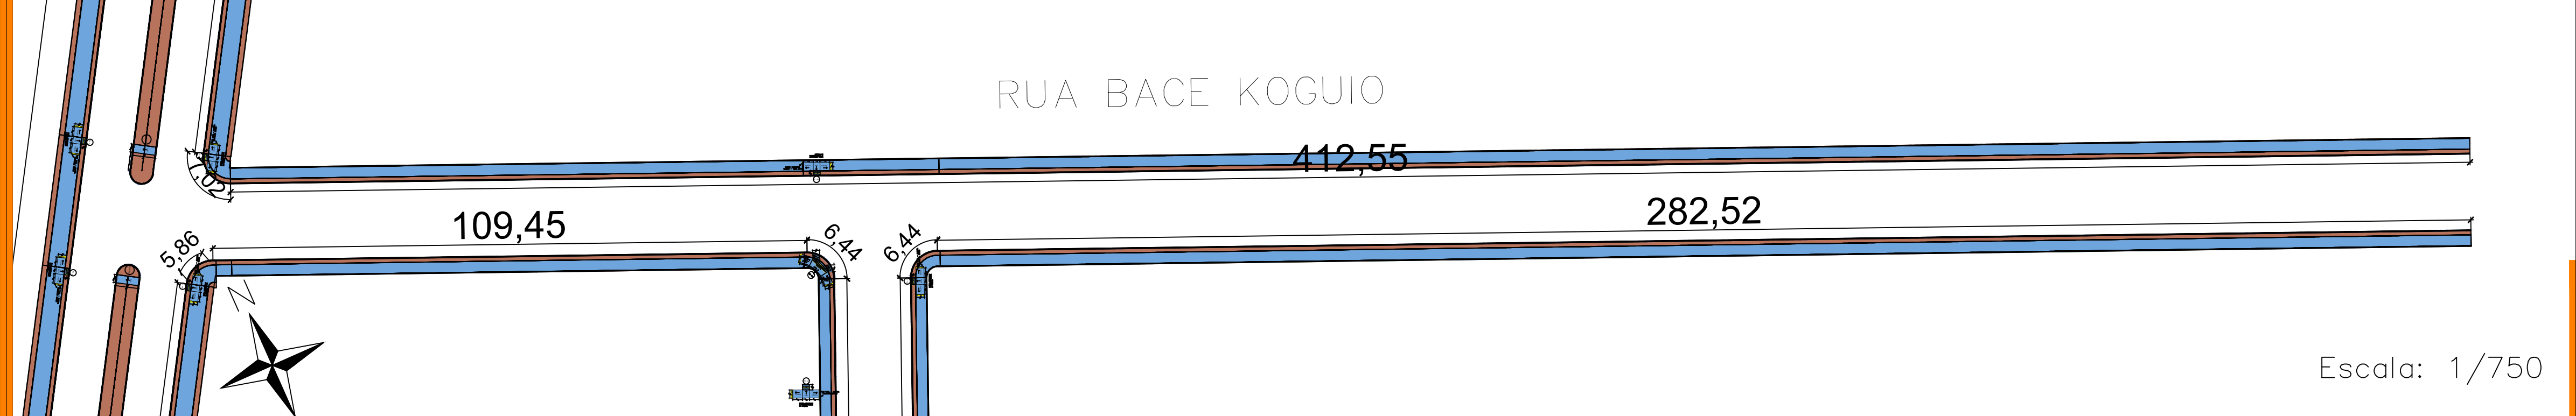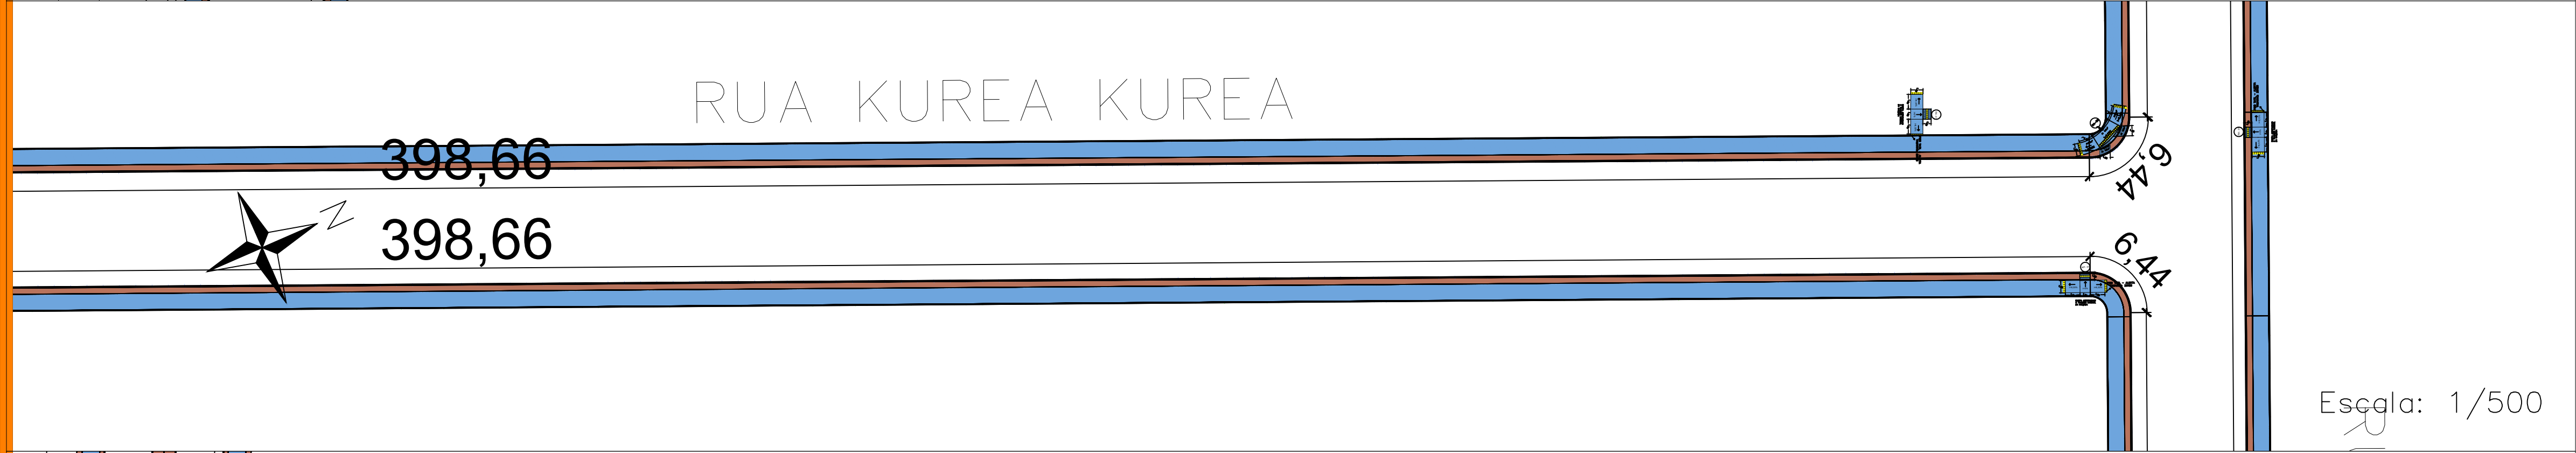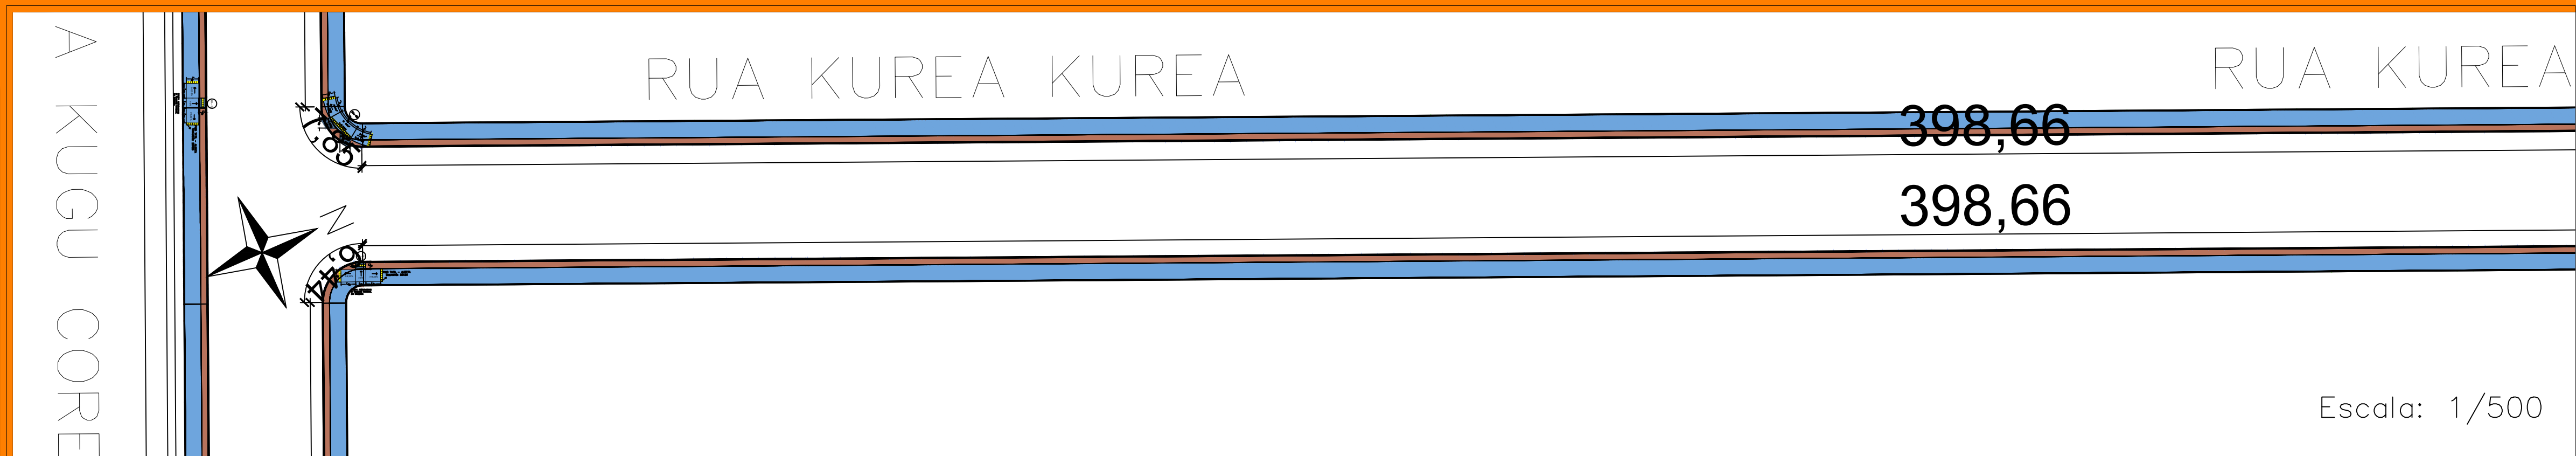


CARIMBOS E APROVAÇÕES:


ESTADO DE MATO GROSSO
PREFEITURA MUNICIPAL DE RONDONÓPOLIS
SECRETARIA MUNICIPAL DE INFRAESTRUTURA
(SINFRA)

IMPLANTAÇÃO DE PAVIMENTO EM CBUQ


| | | |
|---|------------------------------------|------------|
| OBRA: | | |
| RESIDENCIAL SAGRADA FAMÍLIA | | |
| ENDEREÇO: | | |
| DIVERSAS RUAS - DISTRITO AUGUSTO BORTOLI RAZIA | | |
| RESPONSÁVEL TÉCNICO PELO PROJETO: | RESPONSÁVEL TÉCNICO PELA EXECUÇÃO: | |
| VITOR RODRIGUES LOGRADO:0272 4475100 | | |
| NÚMERO DA ART/RRT: | | |
| --- | | |
| CONTEÚDO | | |
| PLANTA BAIXA DE CALÇADAS DETALHAMENTO DAS RAMPAS DE ACESSIBILIDADE DETALHAMENTO DAS CALÇADAS EM CORTE | | |
| DESENHO: | REVISÃO: | PRANCHA Nº |
| DATA: | ESCALA: | |
| COORDENADAS: | INDICADA | |
| Avenida Duque de Caxias, 1000, Vila Aurora, CEP 78740-022 - Rondonópolis/MT - (66) 3411- 5756 / E-mail: engenharia.sinfra@gmail.com | | PASSEIO-02 |

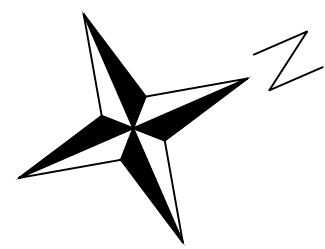


AVENIDA BONIFÁCIO SACHETTI

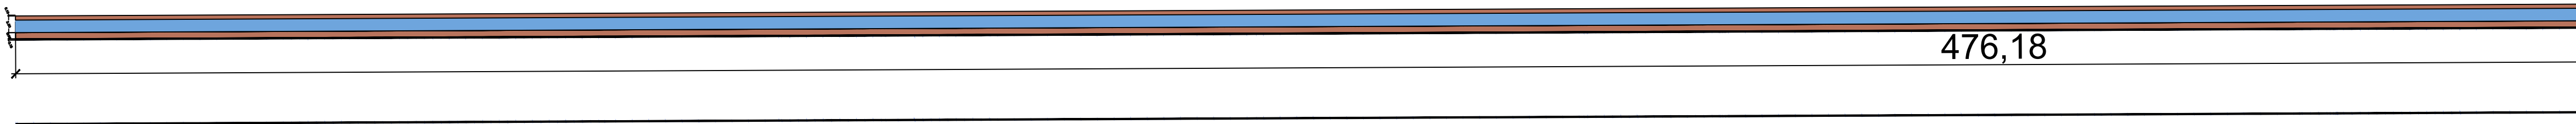




Escala: 1/500

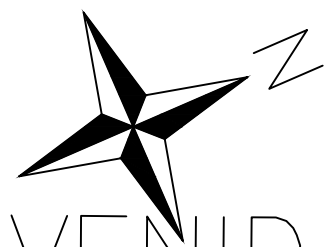

AVENIDA BONIFÁCIO SACHETTI

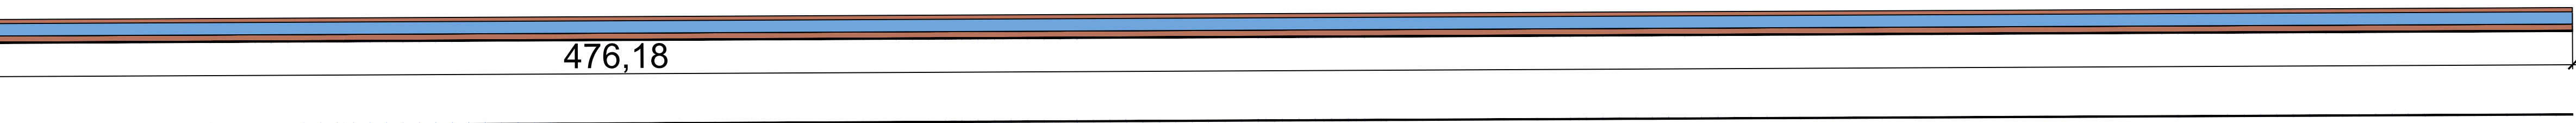

Escala: 1/500

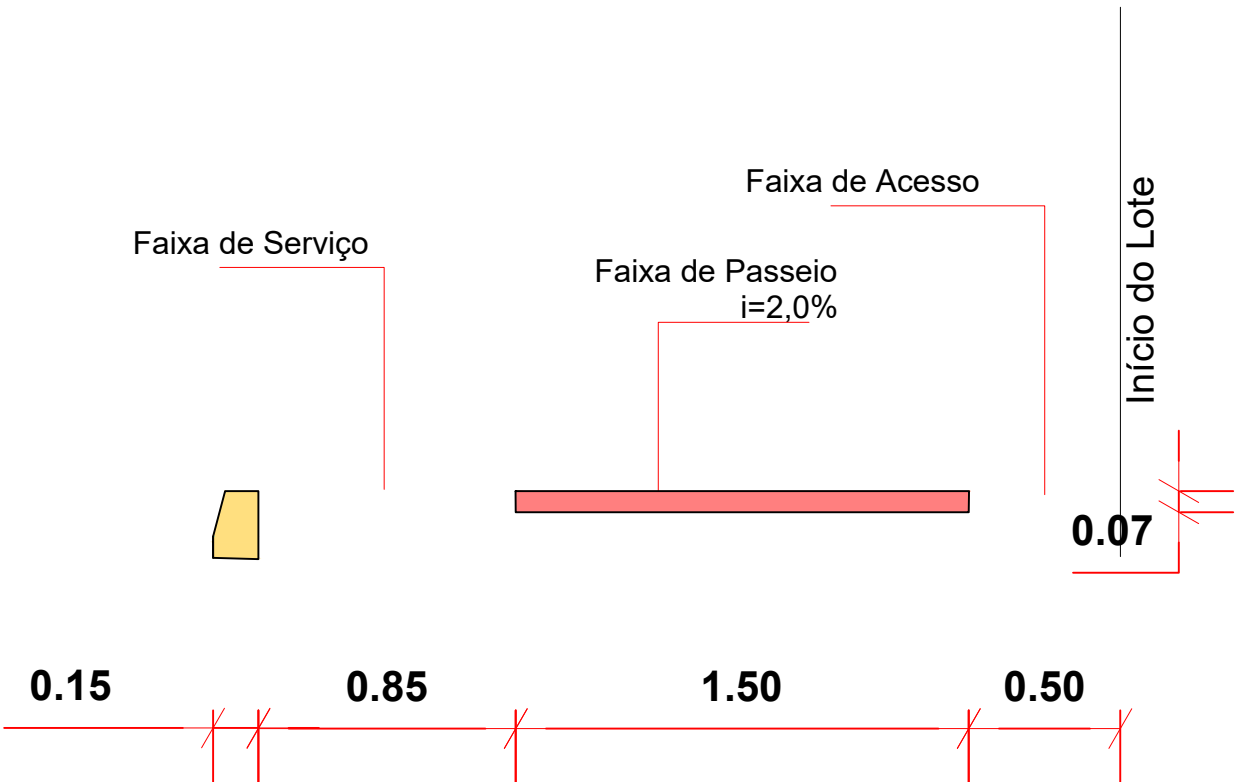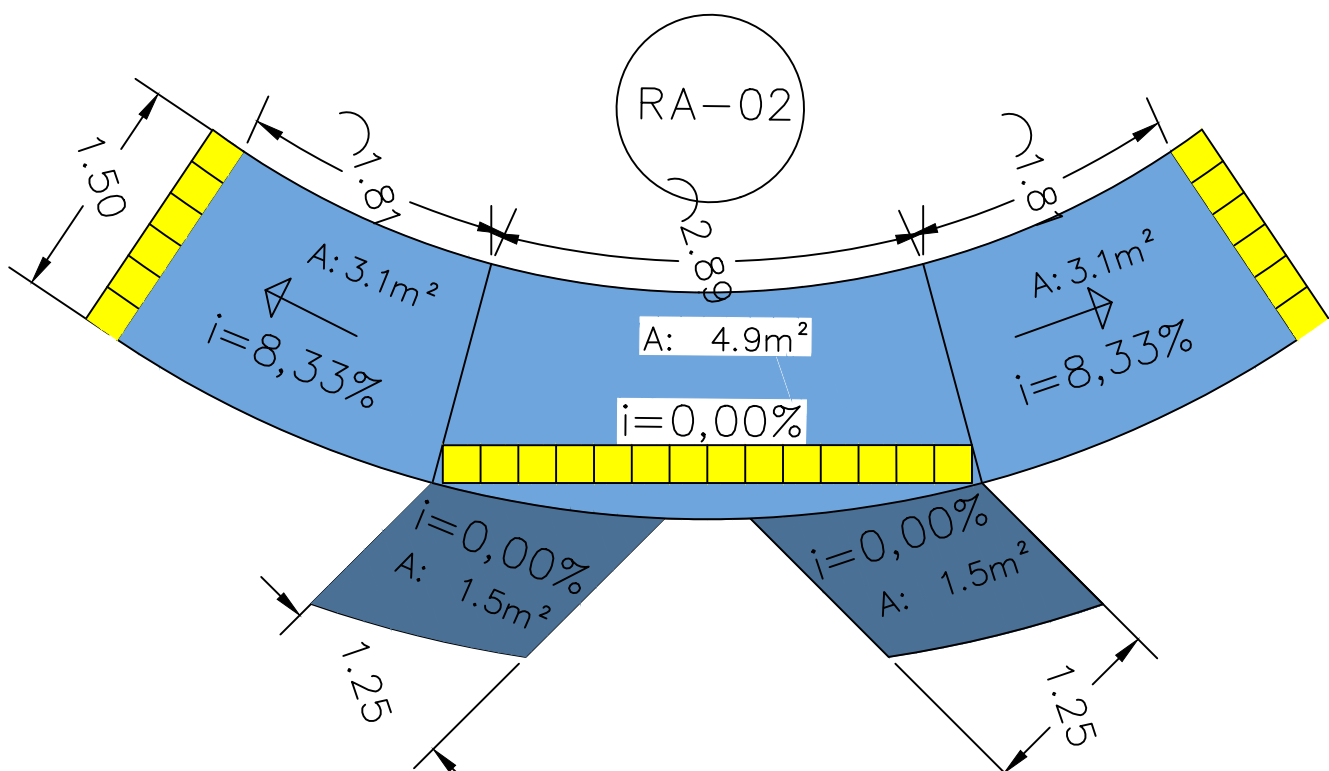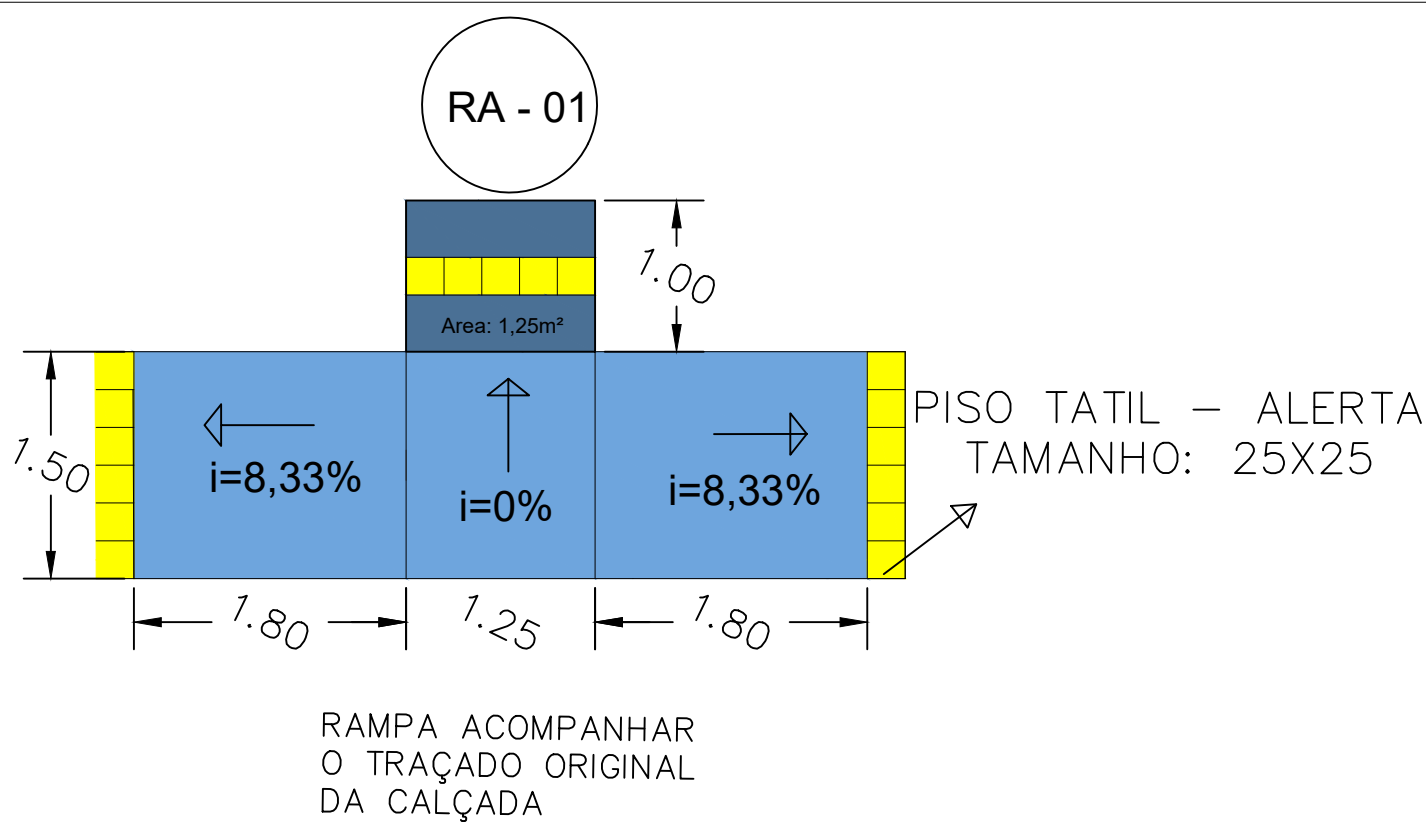

CARIMBOS E APROVAÇÕES:



ESTADO DE MATO GROSSO
PREFEITURA MUNICIPAL DE RONDONÓPOLIS
SECRETARIA MUNICIPAL DE
INFRAESTRUTURA
(SINFRA)

IMPLANTAÇÃO DE PAVIMENTO EM CBUQ

| | |
|---|------------------------------------|
| OBRA: | |
| RESIDENCIAL SAGRADA FAMÍLIA | |
| ENDEREÇO: | |
| DIVERSAS RUAS - DISTRITO AUGUSTO BORTOLI RAZIA | |
| RESPONSÁVEL TÉCNICO PELO PROJETO: | RESPONSÁVEL TÉCNICO PELA EXECUÇÃO: |
| VITOR RODRIGUES LOGRADO:02724475100 4475100 Assinado de forma digital por VITOR RODRIGUES LOGRADO:02724475100 Dados: 2023.08.03 09:46:09 -04'00' | |
| NÚMERO DA ART/RRT: | NÚMERO DA ART/RRT: |
| | |

CONTEÚDO

| | |
|---|----------|
| PLANTA BAIXA DE CALÇADAS DETALHAMENTO DAS RAMPAS DE ACESSIBILIDADE DETALHAMENTO DAS CALÇADAS EM CORTE | |
| DESENHO: | REVISÃO: |
| VITOR RODRIGUES LOGRADO | --- |
| DATA: | ESCALA: |
| DEZEMBRO/2022 | INDICADA |
| COORDENADAS: | --- |

Avenida Duque de Caxias, 1000, Vila Aurora, CEP 78740-022 - Rondonópolis/MT - (66) 3411- 5756 / E-mail: engenharia.sinfra@gmail.com

PROJETO

PRANCHA Nº
PASSEIO-03