


CARIMBOS E APROVAÇÕES:

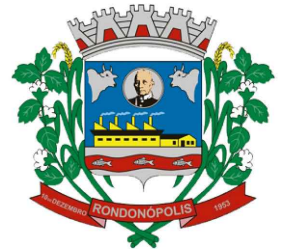

ESTADO DE MATO GROSSO
PREFEITURA MUNICIPAL DE RONDONÓPOLIS
SECRETARIA MUNICIPAL DE
INFRAESTRUTURA
(SINFRA)

IMPLANTAÇÃO DE PAVIMENTO EM CBUQ

OBRA:	
RESIDENCIAL SAGRADA FAMÍLIA	
ENDEREÇO:	
DIVERSAS RUAS - SAGRADA FAMÍLIA	
RESPONSÁVEL TÉCNICO PELO PROJETO:	RESPONSÁVEL TÉCNICO PELA EXECUÇÃO:
VITOR RODRIGUES LOGRADO:02724475100 Dados: 2023.08.04 15:25:04 -04'00'	Assinado de forma digital por VITOR RODRIGUES LOGRADO:02724475100 Dados: 2023.08.04 15:25:04 -04'00'
NÚMERO DA ART/RRT:	NÚMERO DA ART/RRT:

CONTEÚDO





PLANTA BAIXA CONTEMPLANDO PROJETO DE SINALIZAÇÃO

DESENHO:	VITOR RODRIGUES LOGRADO	REVISÃO:	---
DATA:	DEZEMBRO/2022	ESCALA:	INDICADA
COORDENADAS:	---		

Avenida Duque de Caxias, 1000, Vila Aurora, CEP 78740-022 - Rondonópolis/MT - (66) 3411- 5756 / E-mail: engenharia.sinfra@gmail.com

SINALIZAÇÃO

PRANCHA Nº
SIN-01

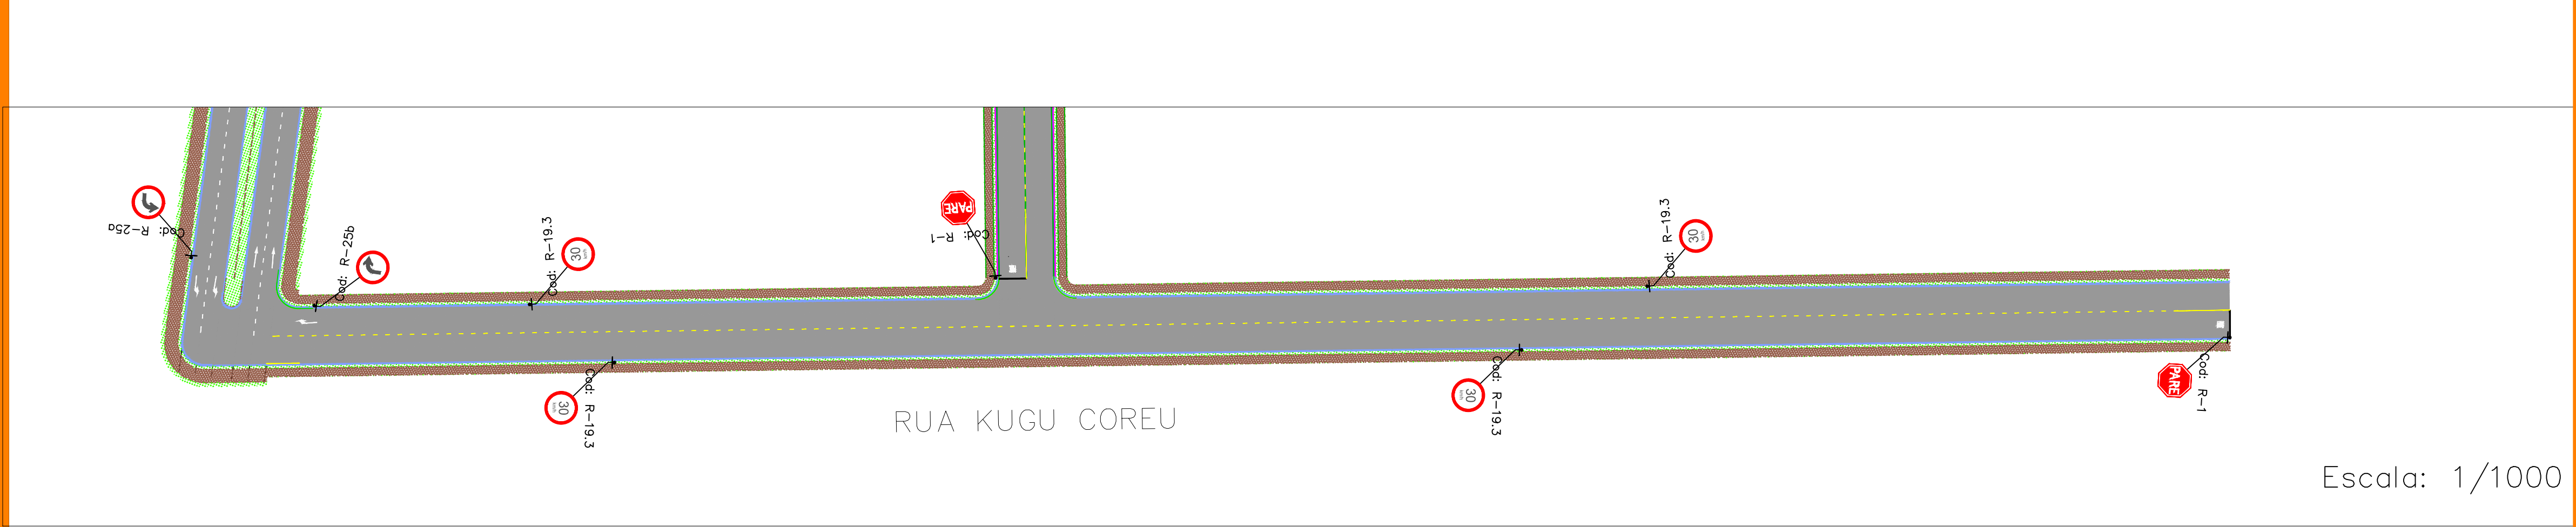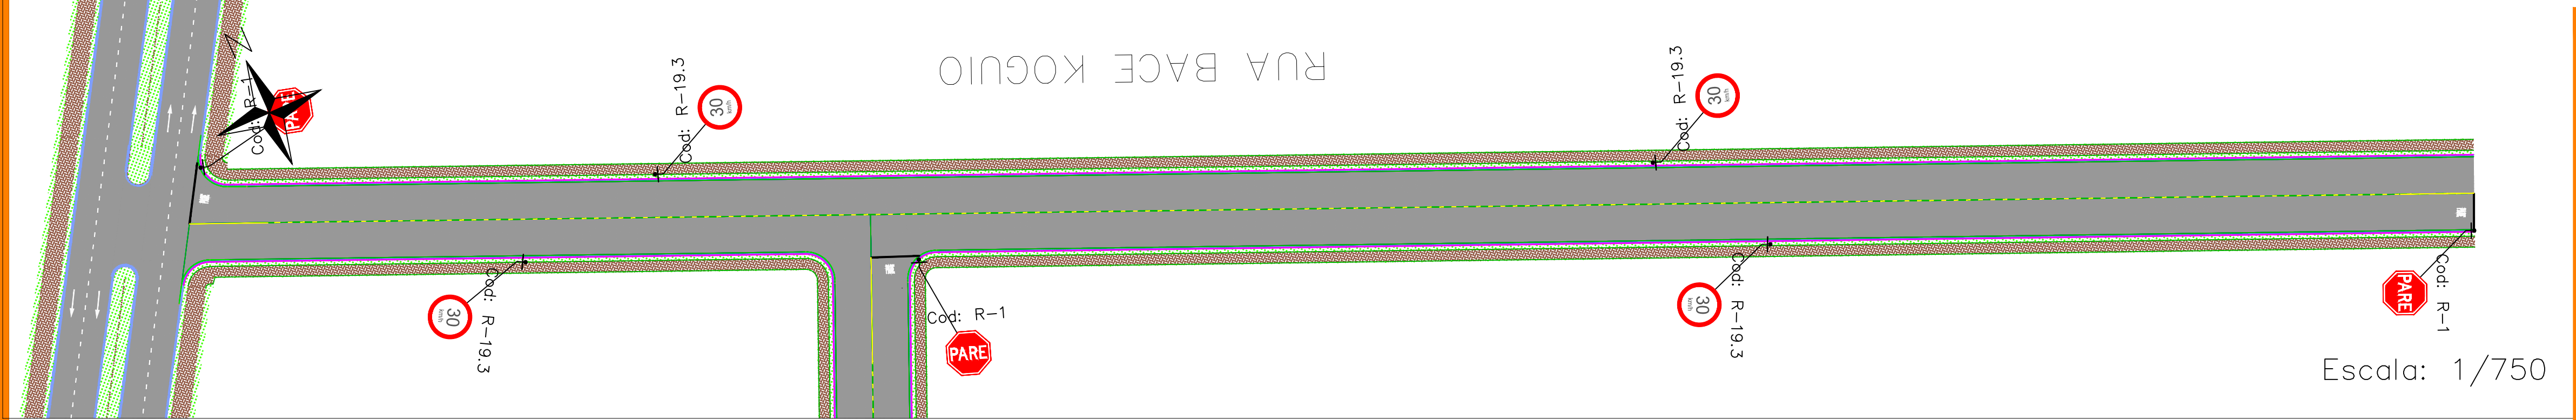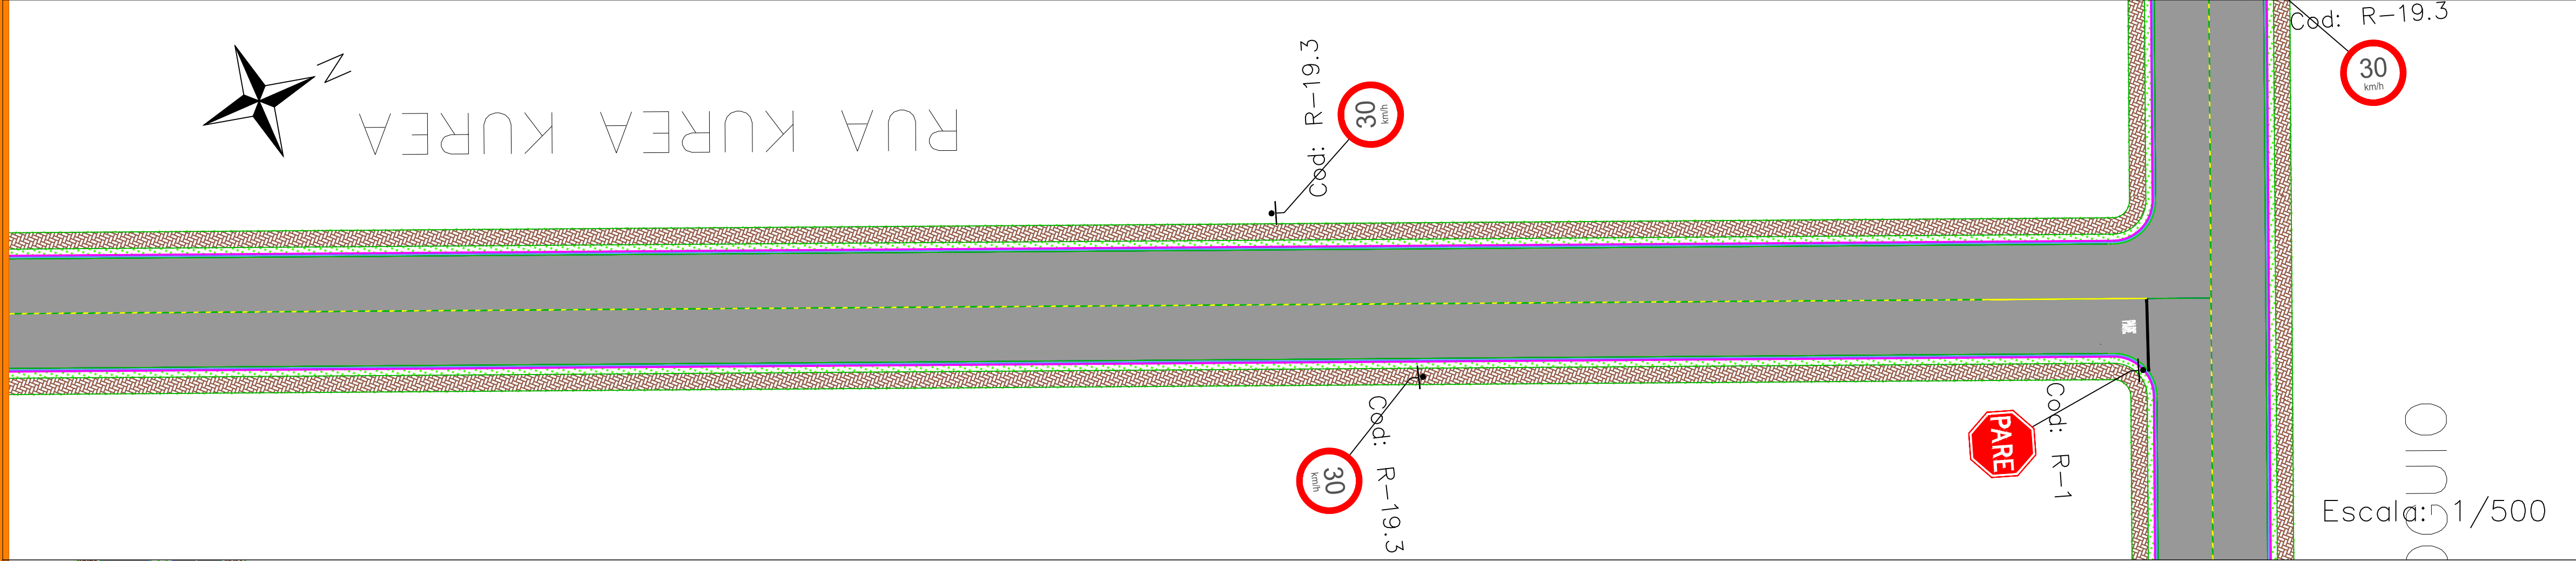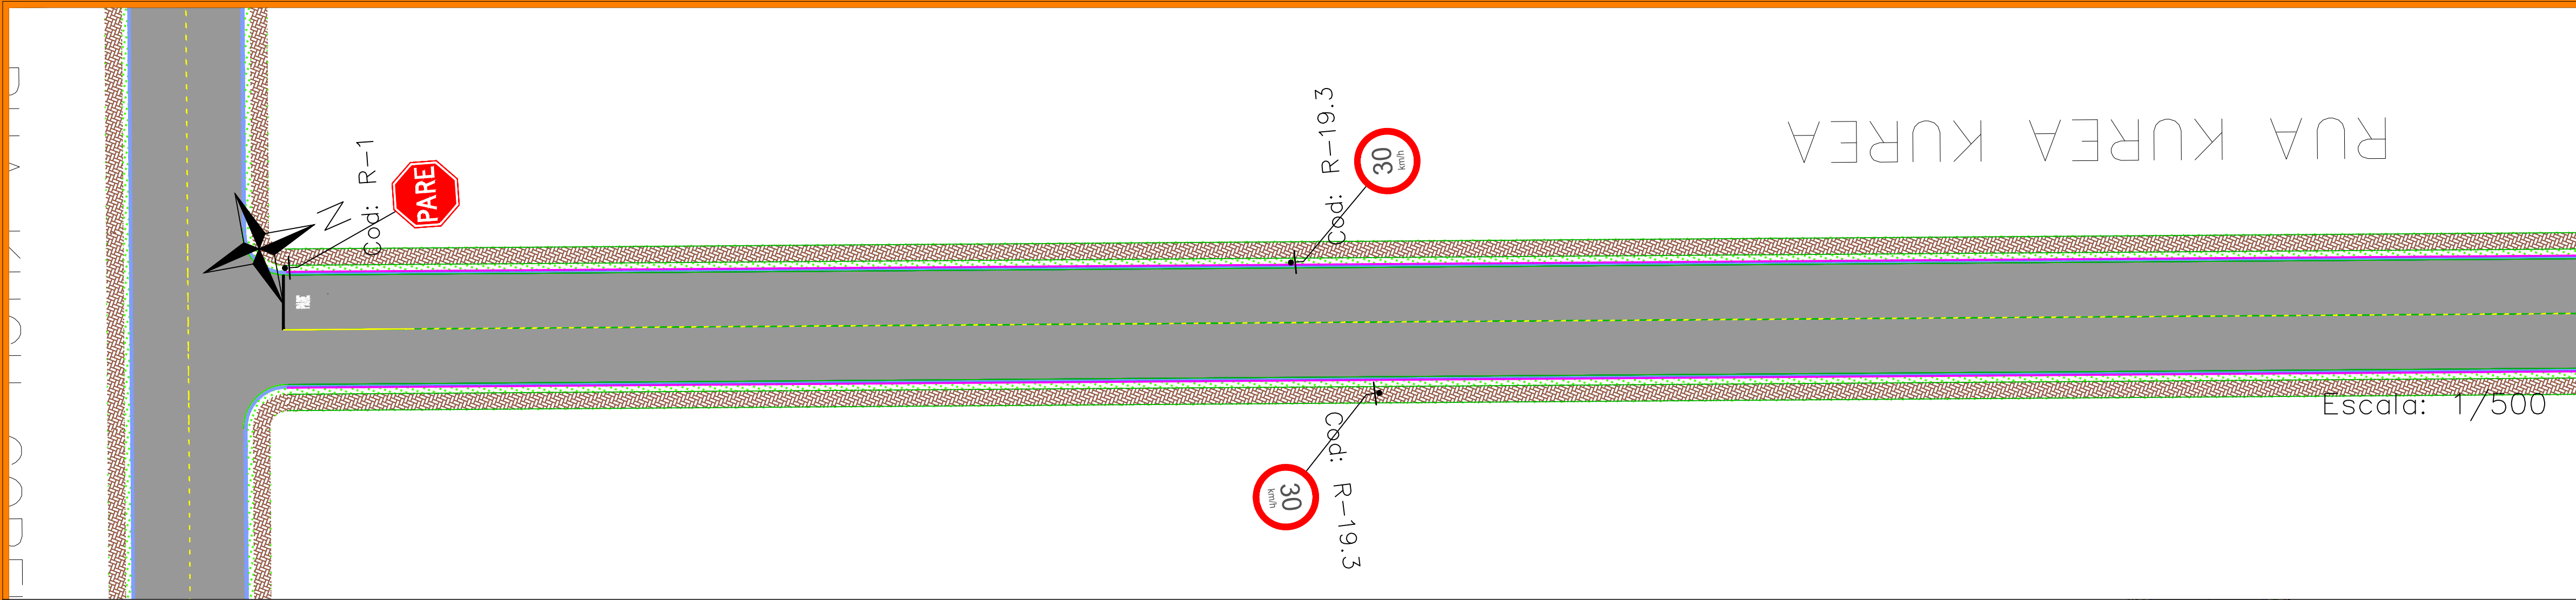

CARIMBOS E APROVAÇÕES:



ESTADO DE MATO GROSSO
PREFEITURA MUNICIPAL DE RONDONÓPOLIS
SECRETARIA MUNICIPAL DE
INFRAESTRUTURA
(SINFRA)

IMPLANTAÇÃO DE PAVIMENTO EM CBUQ


OBRA:	
RESIDENCIAL SAGRADA FAMÍLIA	
ENDEREÇO:	
DIVERSAS RUAS - SAGRADA FAMÍLIA	
RESPONSÁVEL TÉCNICO PELO PROJETO:	RESPONSÁVEL TÉCNICO PELA EXECUÇÃO:
VITOR RODRIGUES LOGRADO:02724 475100	Assinado de forma digital por VITOR RODRIGUES LOGRADO:02724475100 Data: 2023.08.04 15:29:43 -04'00'
NÚMERO DA ART/RRT:	NÚMERO DA ART/RRT:
---	---

CONTEÚDO


PLANTA BAIXA - CONTEMPLANDO PROJETO DE SINALIZAÇÃO

DESENHO:	VITOR RODRIGUES LOGRADO	REVISÃO:	---
DATA:	DEZEMBRO/2022	ESCALA:	INDICADA
COORDENADAS:	---		


SINALIZAÇÃO

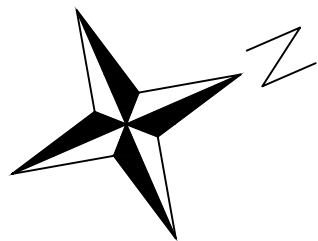


AVENIDA BONIFÁCIO SACHETTI

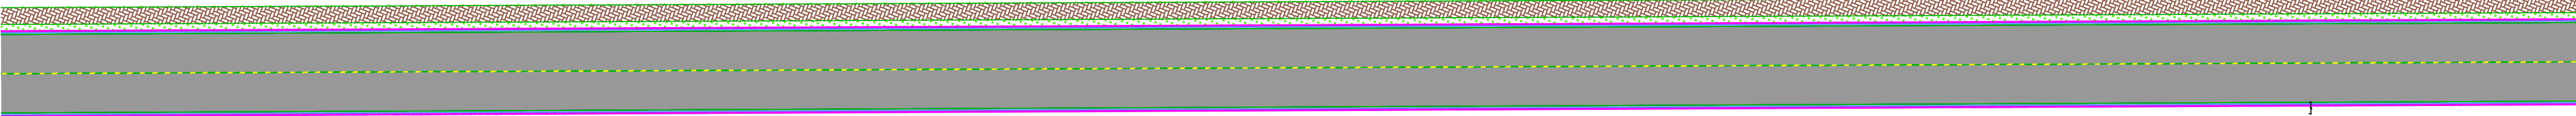

Escala: 1/500

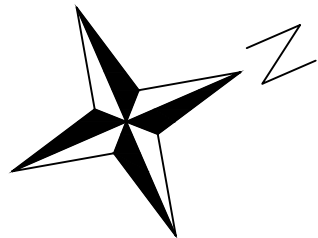

AVENIDA BONIFÁCIO SACHETTI

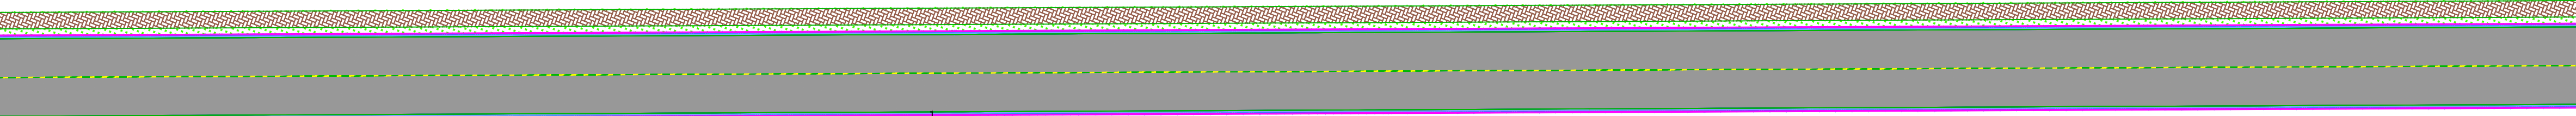

Escala: 1/500

CARIMBOS E APROVAÇÕES:



ESTADO DE MATO GROSSO
PREFEITURA MUNICIPAL DE RONDONÓPOLIS
SECRETARIA MUNICIPAL DE
INFRAESTRUTURA
(SINFRA)

IMPLANTAÇÃO DE PAVIMENTO EM CBUQ	
OBRA: RESIDENCIAL SAGRADA FAMÍLIA	
ENDEREÇO: DIVERSAS RUAS - SAGRADA FAMÍLIA	
RESPONSÁVEL TÉCNICO PELO PROJETO: Assinado de forma digital por VITOR RODRIGUES VITOR RODRIGUES LOGRADO:02724475100 LOGRADO:02724475100 Dados: 2023.08.04 15:29:57 -04'00'	RESPONSÁVEL TÉCNICO PELA EXECUÇÃO:
NÚMERO DA ART/RRT: ---	NÚMERO DA ART/RRT: ---
CONTEÚDO	
PLANTA BAIXA. CONTEMPLANDO PROJETO DE SINALIZAÇÃO	
DESENHO: VITOR RODRIGUES LOGRADO	REVISÃO: ---
DATA: DEZEMBRO/2022	ESCALA: INDICADA
COORDENADAS: ---	

S
I
N
A
L
I
Z
A
Ç
Ã
O

PRANCHA Nº
SIN-03